


CZĘŚĆ OBIEKTU NIE PODLEGAJĄCA
OPRACOWANIU

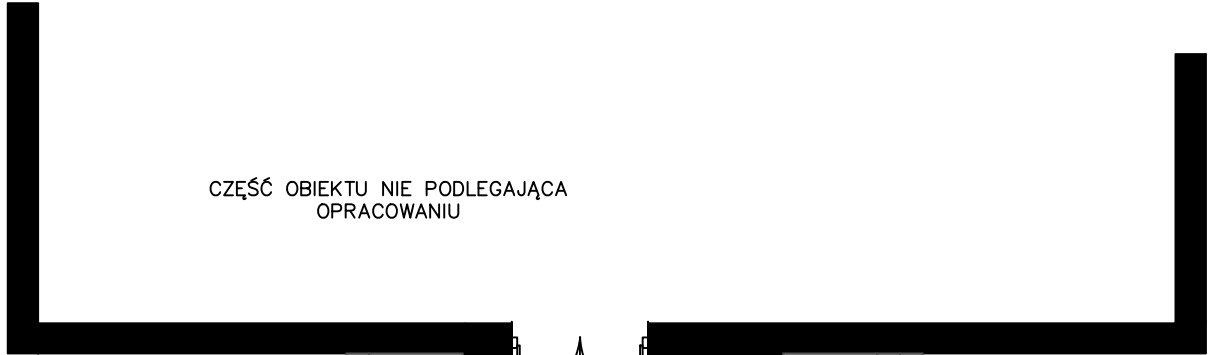

WYKAZ POMIESZCZEŃ PROJEKTOWANYCH			
L.P.	POMIESCZENIE	RODZAJ POSADZKI	POW. m2
1.1	PRZEDSIONEK	PLYTKI	5,58
1.2	SZATNIA ODDZIAŁU II	PLYTKI	7,31
1.3	ODDZIAŁ ŻŁOBKOWY I	WYKLĄDZINA PVC	44,60
1.4	ODDZIAŁ ŻŁOBKOWY II	WYKLĄDZINA PVC	40,08
1.5	ROZDZIELNIA POŚILKÓW	PLYTKI	17,64
1.6	ZMYWALNIA	PLYTKI	4,13
1.7	POM. MYCIA NOCNIKÓW	PLYTKI	4,13
1.8	ŁAZIENKA	PLYTKI	6,68
1.9	POM. SANITARNE	PLYTKI	6,21
1.10	POKÓJ PIELEGNIARKI	PLYTKI	8,47
1.11	POM. TECHNICZNE	PLYTKI	6,13
1.12	WC OGÓLNODOSTĘPNE	PLYTKI	7,30
1.13	ŁAZIENKA	PLYTKI	7,81
1.14	PM SOCJALNE	PLYTKI	18,99
1.15	POM. TECHNICZNE	PLYTKI	3,61
1.16	SALA ZABAW	WYKLĄDZINA DYWANOWA	37,28
1.17	POM MATKI KARMiąCEJ	PLYTKI	5,35
1.18	SZATNIA ODDZIAŁU i	PLYTKI	7,67
1.19	KOMUNIKACJA	PLYTKI	50,92
1.20	BIBLIOTEKA	PVC	21,65
1.21	WC	PLYTKI	3,67
1.22	KORYTARZ	PLYTKI	4,35
1.23	BIBLIOTEKA	PCV	25,00
	RAZEM		344.5600

***P.W. "KRYMUS" Ewelina Muszyńska
Zbulitów Duży17
21-300 Radziń Podlaski
tel. kom. 0-518-403-494***

OBIEKT : ZMIANA SPOSObU UŻYTkOwANIA WRaz z PRzEBUDOWą CZęści BUDYNKU SZKOŁy NA ŻłOBek,KAt. IX

AdRES : Obręb : 0002 BiAŁA Jednostka ewidencyjna: 061506_2 RADZIŃ PODLASKI działka nr ewid. 514

Nazwa Rysunku	RZUT PARTERU - Instalacja Gniazd		
Funkcja	Imię i nazwisko Numer uprawnień		Podpis
Projektant	mgr inż. Marek ŁABUDZKI PDK/0247/PWOE/12 w specjalności elektryczna		
Projektant sprawdzający	mgr inż. Tadeusz Korulczyk LUB/0226/PWOS/07 w specjalności instalacyjnej		
Asystent Projektanta	mgr inż. Ewelina Muszyńska		
Asystent Projektanta	mgr inż. Izabela Kornacka		
Data opracowania	06.2025 r.	Skala 1:50	Branża: ELEKTRYKA Nr rys. E-2
uwaga: w razie wykrycia braków, problemów wykonawczych lub nieścisłości, należy niezwłocznie skontaktować się z autorami niniejszego opracowania. Wszystkie wymiary należy sprawdzić na budowie			