


CZĘŚĆ OBIEKTU NIE PODLEGAJĄCA
OPRACOWANIU

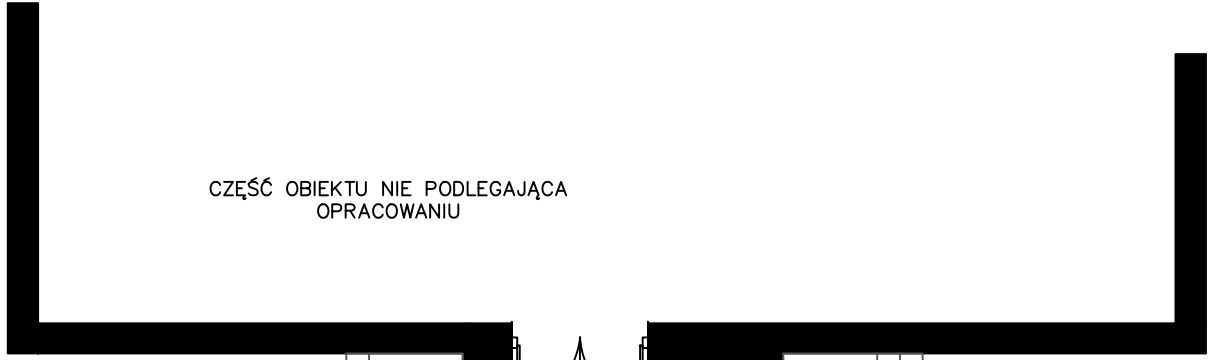

WYKAZ POMIESZCZEŃ PROJEKTOWANYCH					
L.P.	POMIESZCZENIE	RODZAJ POSADZKI	POW. m2		
1.1	PRZEDSIONEK	PLYTKI	5,58	P.W. "KRYMUS" Ewelina Muszyńska Zbulitów Duży17 21-300 Radzyni Podlaski tel. kom. 0-518-403-494	
1.2	SZATNIA ODDZIAŁU II	PLYTKI	7,31		
1.3	ODDZIAŁ ŻŁOBKOWY I	WYKLĄDZINA PVC	44,60		
1.4	ODDZIAŁ ŻŁOBKOWY II	WYKLĄDZINA PVC	40,08		
1.5	ROZDZIELNIA POSILKÓW	PLYTKI	17,64	OBIEKT : ZMIANA SPOSObU UŻYTkOWNANIA WRaz Z PRzeBUDOwĄ CZĘŚCI BUDYNKU SZKOŁY NA ŻłObEK,KAt. IX	
1.6	ZMYWALNIA	PLYTKI	4,13	AdRES : Obręb : 0002 BIAtA Jednostka ewidencyjna: 061506_2 RADZYń PODLASKI działka nr ewid. 514	
1.7	POM. MYCIA NOCNIKÓW	PLYTKI	4,13	RZUT PARTERU PO ZMIANACH	
1.8	ŁAZIENKA	PLYTKI	6,68		
1.9	POM. SANITARNE	PLYTKI	6,21	Nazwa Rysunku	
1.10	POKÓJ PIELEGNIARKI	PLYTKI	8,47	Funkcja	
1.11	POM. TECHNICZNE	PLYTKI	6,13		
1.12	WC OGóLNODOStęPNe	PLYTKI	7,30	Projektant	mgr inż. arch Wanda Jeleniewicz-Ciechanowska ST-540/90 w specjalności architektonicznej
1.13	LAZIENKA	PLYTKI	7,81		
1.14	PM SOcjAlNE	PLYTKI	18,99	Projektant sprawdzający	mgr inż. Agnieszka Janista-Patynowska MA/008/10 w specjalności architektonicznej
1.15	POM. TECHNICZNE	PLYTKI	3,61		
1.16	SALA ZabAW	WyklądziNA DYWANOWA	37,28	Asystent Projektanta	mgr inż. Ewelina Muszyńska
1.17	POM MATki KArMiąCEj	PLYTKI	5,35		
1.18	SzATNIA Oddziału i	PLYTKI	7,67	Asystent Projektanta	mgr inż. Izabela Kornacka
1.19	KOMUNIKACJA	PLYTKI	50,92		
1.20	BIBLIOTEKA	PVC	21,65	Data opracowania	06.2025 r.
1.21	WC	PLYTKI	3,67	Skala 1:50	Branża: Architektura Nr rys. A-2
1.22	KORYTARZ	PLYTKI	4,35	uwaga: w razie wykrycia braków, problemów wykonawczych lub nieścisłości, należy niezwłocznie skontaktować się z autorami niniejszego opracowania. Wszystkie wymiary należy sprawdzić na budowie	
1.23	BIBLIOTEKA	PCV	25,00		
	RAZEM		344.5600		